

ОДНОЛИНЕЙНАЯ СХЕМА
КП «Дача 9-18»: МО, Истринский р-н, с.п. Лучинское, д. Котово

Ф.21 ПС Ивановская
(№483)


РП-128

яч. ф. 309 с.ш.2

АСБ-10 3х240
L=65 м

ПАО «МОЭСК»

ООО «Техпромэксперт»

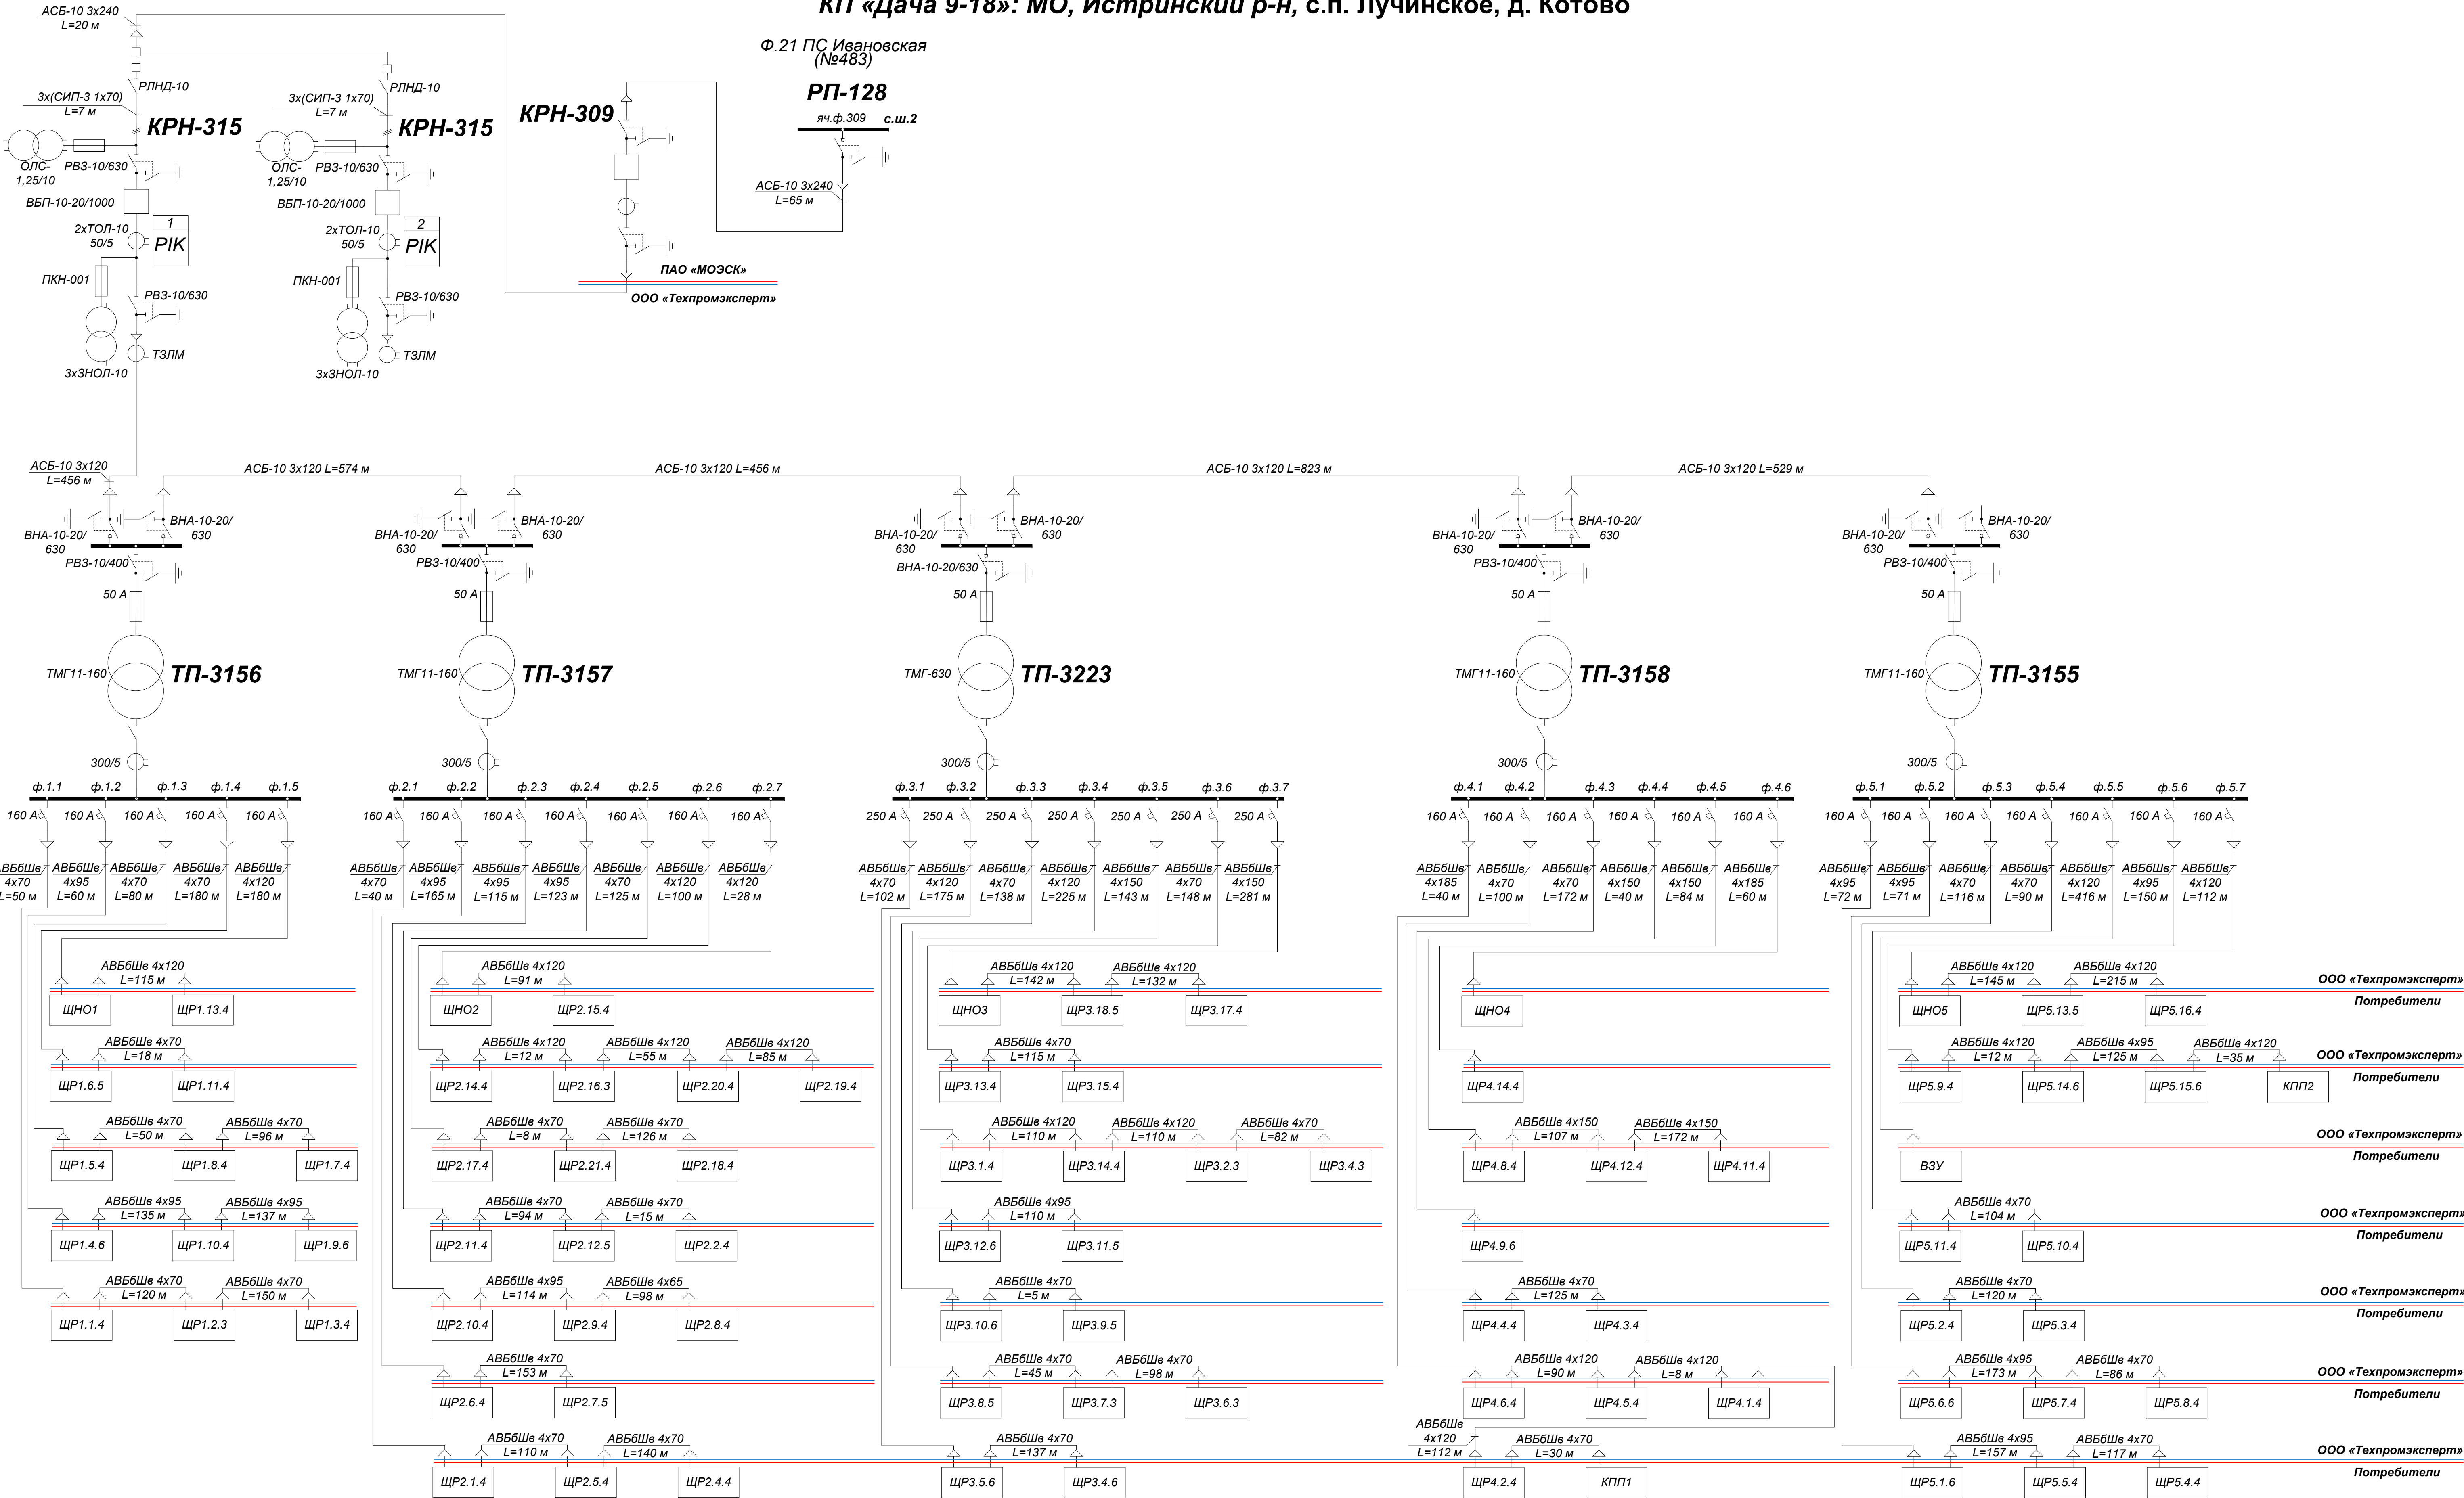

— граница балансовой принадлежности
— граница эксплуатационной ответственности

8/ТПЭ-МО-2019					
Изм.	Коп.	Лист	№ док.	Подпись	Дата
Разработал	Иванов П.А.				01.10.19
Проверил	Мандрон В.С.				01.10.19
ГИП					01.10.19
Н.контр.					01.10.19
Утвердил	Мандрон В.С.				01.10.19
Принципиальная однолинейная схема электроснабжения				Стадия	Лист
					Листов
				ООО «Техпромэксперт»	
				1	